


MAPA JEST ZGODNA Z ORYGINAŁEM
 Identyfikator ewidencyjny materiału
 zasobu – operatu technicznego
 P.1661.2019.2005

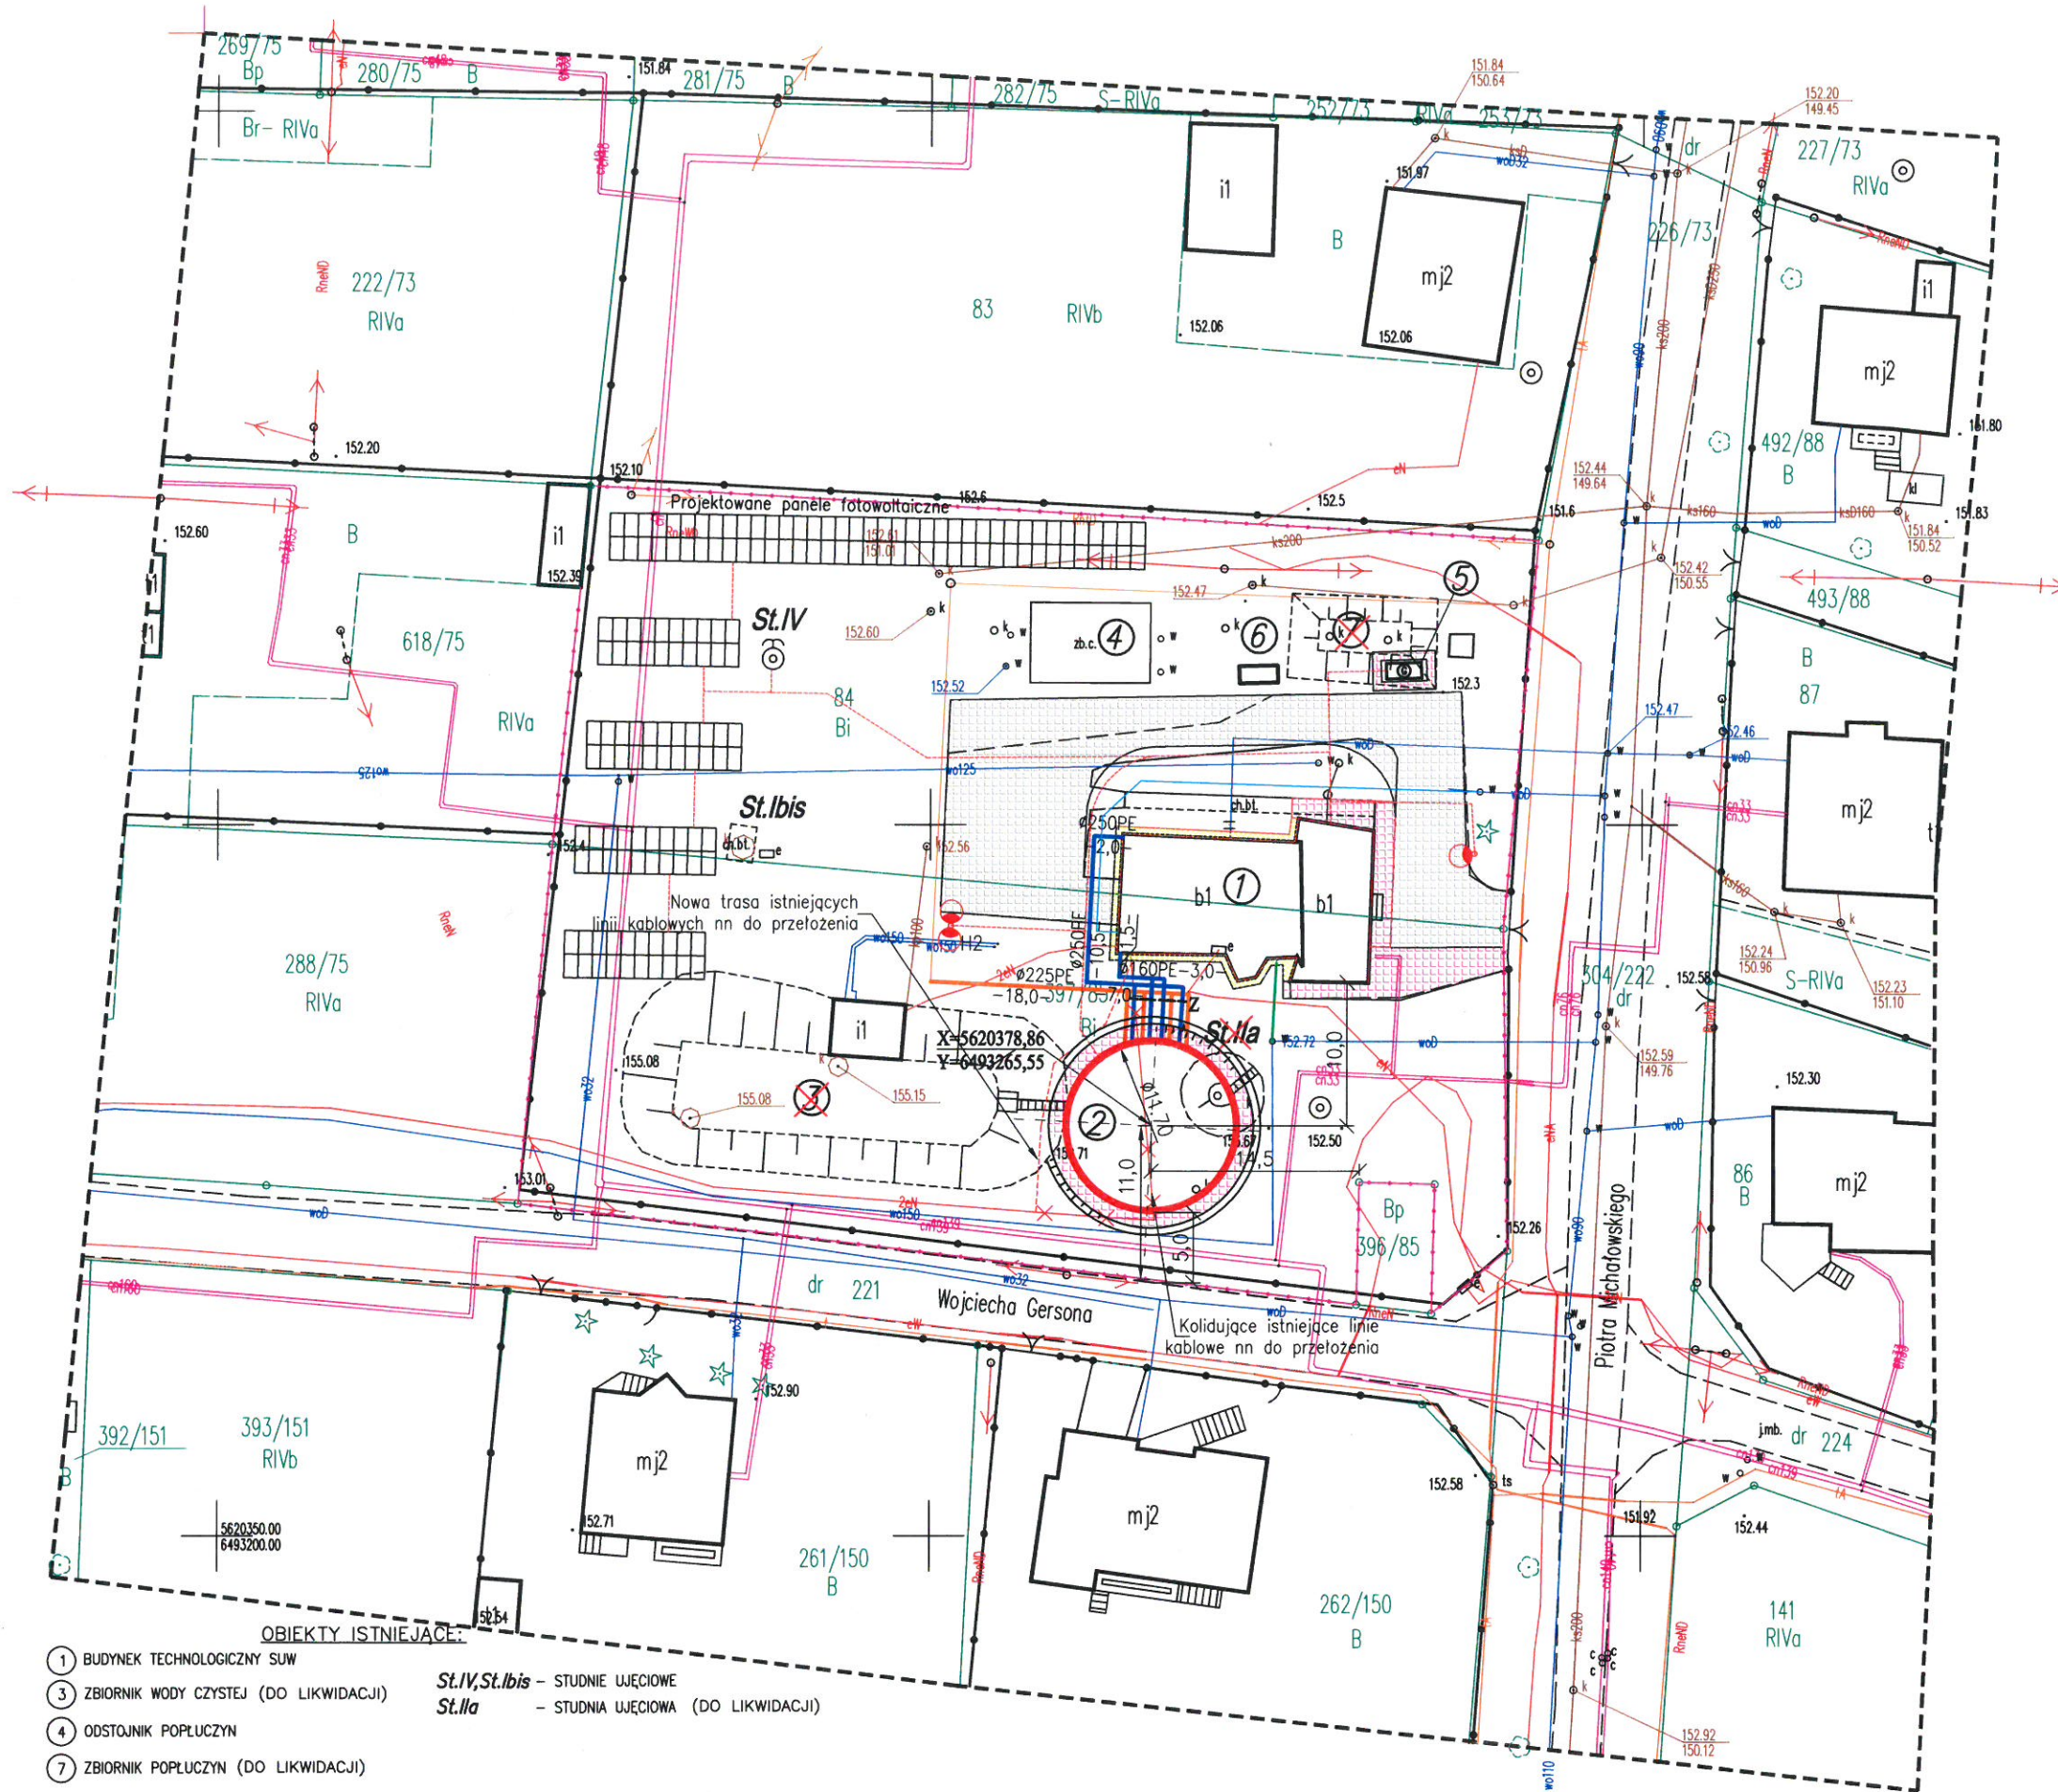

MAPA DO CELÓW PROJEKTOWYCH

Województwo: opolskie 16
 Jednostka ewidencyjna: 166101_1 m. Opole
 Obręb: 0141 Czarnowąsy
 Arkusz: 9
 Działki: 84, 397/85
 Godło mapy: 6.140.20.21.4.1, 6.140.20.21.4.2
 Układ odniesienia: Kronsztadt 60
 Układ współrzędnych: 2000 S 6
 Id GiK.6640.1.1996.2019
 Aktualizacja na dzień: 31.10.2019
 Brak służebności gruntowych na działkach przedmiotowych

Wykonał:

- OBIEKTY ISTNIEJĄCE:**
- 1 BUDYNEK TECHNOLOGICZNY SUW
 - 3 ZBIORNIK WODY CZYSTEJ (DO LIKWIDACJI)
 - 4 ODSŁONIKI POPLUCZYN
 - 7 ZBIORNIK POPLUCZYN (DO LIKWIDACJI)
- OBIEKTY PROJEKTOWANE:**
- 2 ZB. WODY CZYSTEJ O POJ. 2x200m³ – projekt zamienny
 - 5 AGREGAT PRĄDOWY
 - 6 ZBIORNIK BEZDOPŁYWY SCIEKÓW Z CHLOROWNI
- Legenda:**
- proj. rur. wody surowej
 - proj. rur. wody uzdatnionej do sieci wodoc.
 - proj. kanalizacja sanitarna
 - proj. kable zasilające i sterownicze
 - proj. studnia kanalizacyjna
 - proj. ogrodzenie obiektu
 - GRANICE OBSZARU ODDZIAŁYWANIA INWESTYCJI
 - proj. rur. wody czystej zasilającej/poborowy zbiornika wrównawczego
 - proj. rur. spustowo-przelewowy, popluczyn
 - proj. kable zasilające i sterownicze

ul. Mokronoska 2 52-407 WROCLAW tel./fax 364-37-57 tel./fax 364-37-44 e-mail funam@funam.pl		FUNAM Spółka z o. o.	
Imię i nazwisko		nr uprawnień/specjalność Podpis	
cz. konstrukcyjna			
Projektant brzoza konstrukcyjna	mgr inż. W. Pomiećko	upr.nr. 57/67 specjalność konstrukcyjno-inżynierska	
Sprawdził brzoza konstrukcyjna	inż. E. Żak	upr.nr. 356/66 specjalność konstrukcyjno-budowlana	
cz. instalacyjna			
Projektant brzoza instalacyjna	inż. H. Sobociński	upr.nr. 341/76/Wwm 871/81 specjalność instalacyjno-inżynierska w zakresie sieci sanitarnych	
Sprawdził brzoza instalacyjna	mgr inż. P. Leoszkiewicz	170/93/UW specjalność instalacyjno-inżynierska w zakresie sieci sanitarnych	
cz. elektryczna			
Projektant brzoza instalacyjna	inż. A. Różycki	OPL/0629/POOE/10 specjalność sieci, instalacje i urz. dz. elektryczne i elektroenergetyczne	
Sprawdził brzoza instalacyjna	inż. R. Jurowicz	upr.nr. 142/79/Op specjalność instalacyjno-inżynierska w zakresie instalacji elektrycznych	
Inwestycja: ROZBUDOWA STACJI UZDATNIANIA WODY WRAZ Z INFRASTRUKTURĄ TECHNICZNĄ W CZARNOWĄSACH			skala 1:500
Adres inwestycji działki wg. ewidencji: 84 i 397/85 obręb Czarnowąsy, m. Opole			Data 01.01.2020
Tytuł rysunku Projekt zagospodarowania terenu			rys. nr 2
Inwestor "PROWOD" Sp. z o.o. ul. Janiny Kłopotkiej 3, 45-920 Opole			PBZ PW <input checked="" type="checkbox"/>